


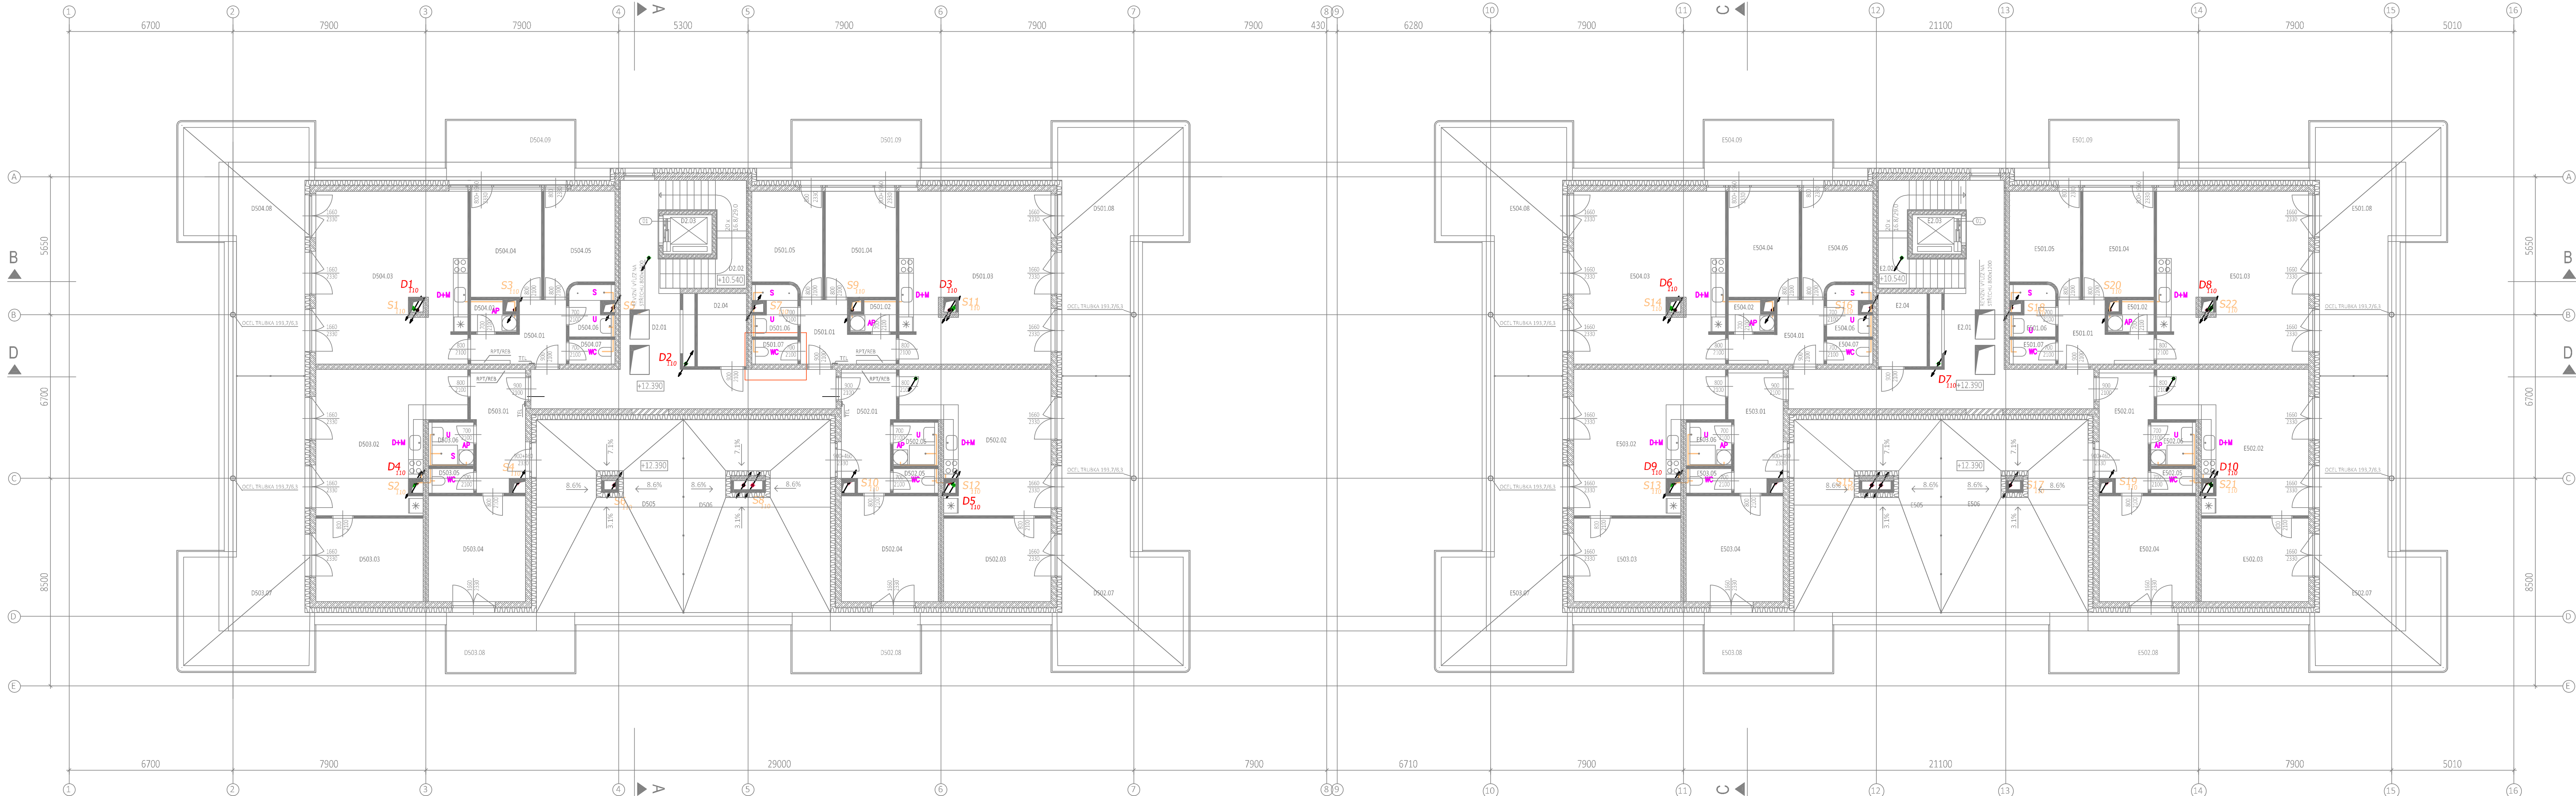

LEGENDA:

- SVISLÉ ODPADNÍ POTRUBÍ, VNITŘNÍ SPLAŠKOVÉ A DEŠŤOVÉ KANALIZACE
mat. polypropylen, systém SKOLAN DB
- SHs = -0,550 VÝŠKA SPODNÍ HRANY DNA POTRUBÍ SPLAŠKOVÉ KANALIZACE OD ±0,000
- SHd = -0,750 VÝŠKA SPODNÍ HRANY DNA POTRUBÍ DEŠŤOVÉ KANALIZACE OD ±0,000
- PŘÍPOJOVACÍ POTRUBÍ
PPs HT systém, min. sklon 3%
- SPLAŠKOVÁ KANALIZACE V PODVĚŠU, 1.PP/2.PP
DN110 – DN125 PPs HT systém, min. sklon 2%
- DN160 – DN200 PP2000, min. sklon 2%
- DEŠŤOVÁ KANALIZACE V PODVĚŠU 1.PP/2.PP, PŘES AKU, NADRŽ
DN110 – DN125 PPs HT systém, min. sklon 1%
- DN160 – DN200 PP2000, min. sklon 1%
- VÝTLAČNÉ POTRUBÍ V PODVĚŠU
STROJOVNA VYUŽITÍ DEŠŤOVÉ VODY, mat. PE SDR11
- DEŠŤOVÁ KANALIZACE V ZEMI
PVC (systém KG), min. sklon 1%
- SPLAŠKOVÁ KANALIZACE V ZEMI
PVC (systém KG), min. sklon 2%

SMĚROVÉ A VÝŠKOVÉ USPOŘÁDÁNÍ ŘEŠÍ KOORDINAČNÍ DOKUMENTACE
KOORDINAČNÍ VÝKRES JE NADŘÁZEN VÝKRESŮM ZTI
! SH = SPODNÍ HRANOU SE ROZUMÍ SPODNÍ HRANA POTRUBÍ

V NORMOU STANOVENÝCH VZDÁLENOSTECH BUDOU NA POTRUBÍ OSAZENY ČISTIČÍ KUSY
ČISTIČÍ KUSY BUDOU OSAZENY IHNED ZA PŘECHODEM ODPADNÍHO POTRUBÍ DO SVODNÉHO
VÝTLAČNÁ POTRUBÍ BUDOU ZAOSTŘENO DO GRAVITACE MIN. 0,5M NAD ÚROVNI HLADINY VZDUŠNÉ
KANALIZAČNÍ PŘÍPOJKY, RADY A REVIZNÍ ŠACHTY NEJSOU SOUČÁST DODÁVKY TĚTO PD.

±0.000 = 355.960 m. n. m. (Bpv)

název stavby: BD Rychnov nad Kněžnou, domy D + E		autorizační razítko:	
umístění stavby: k. ú. Rychnov nad Kněžnou, Javornická 516 01			
generální architekt: Zumr architekti s.r.o., atelier@zumrarch.cz, +420 602 285 557	projektant: Tomáš Koder části: Třída Přátelství 1971, Písek, 397 01 +420 795 90 144 tkoder@zumr.cz		

investor: Rychnovská realitní s.r.o. Lukavice 81 Lukavice 516 03			
stupeň: DŠP	generální architekt: Zumr architekti s.r.o.	datum: 01/2025	počet formátů: -
objekt: SO 01 - BYTOVÝ DŮM	projektant části: Tomáš Koder	č. revize: 0	číslo paré: -
část PD: ZDRAVOTNĚTECHNICKÉ INSTALACE	zodpovědný projektant: Tomáš Koder	měřítko: 1:100	
název přílohy: PŮDORYS 5.NP, část KANALIZACE	vypracoval: -	č. výkresu: 09	