


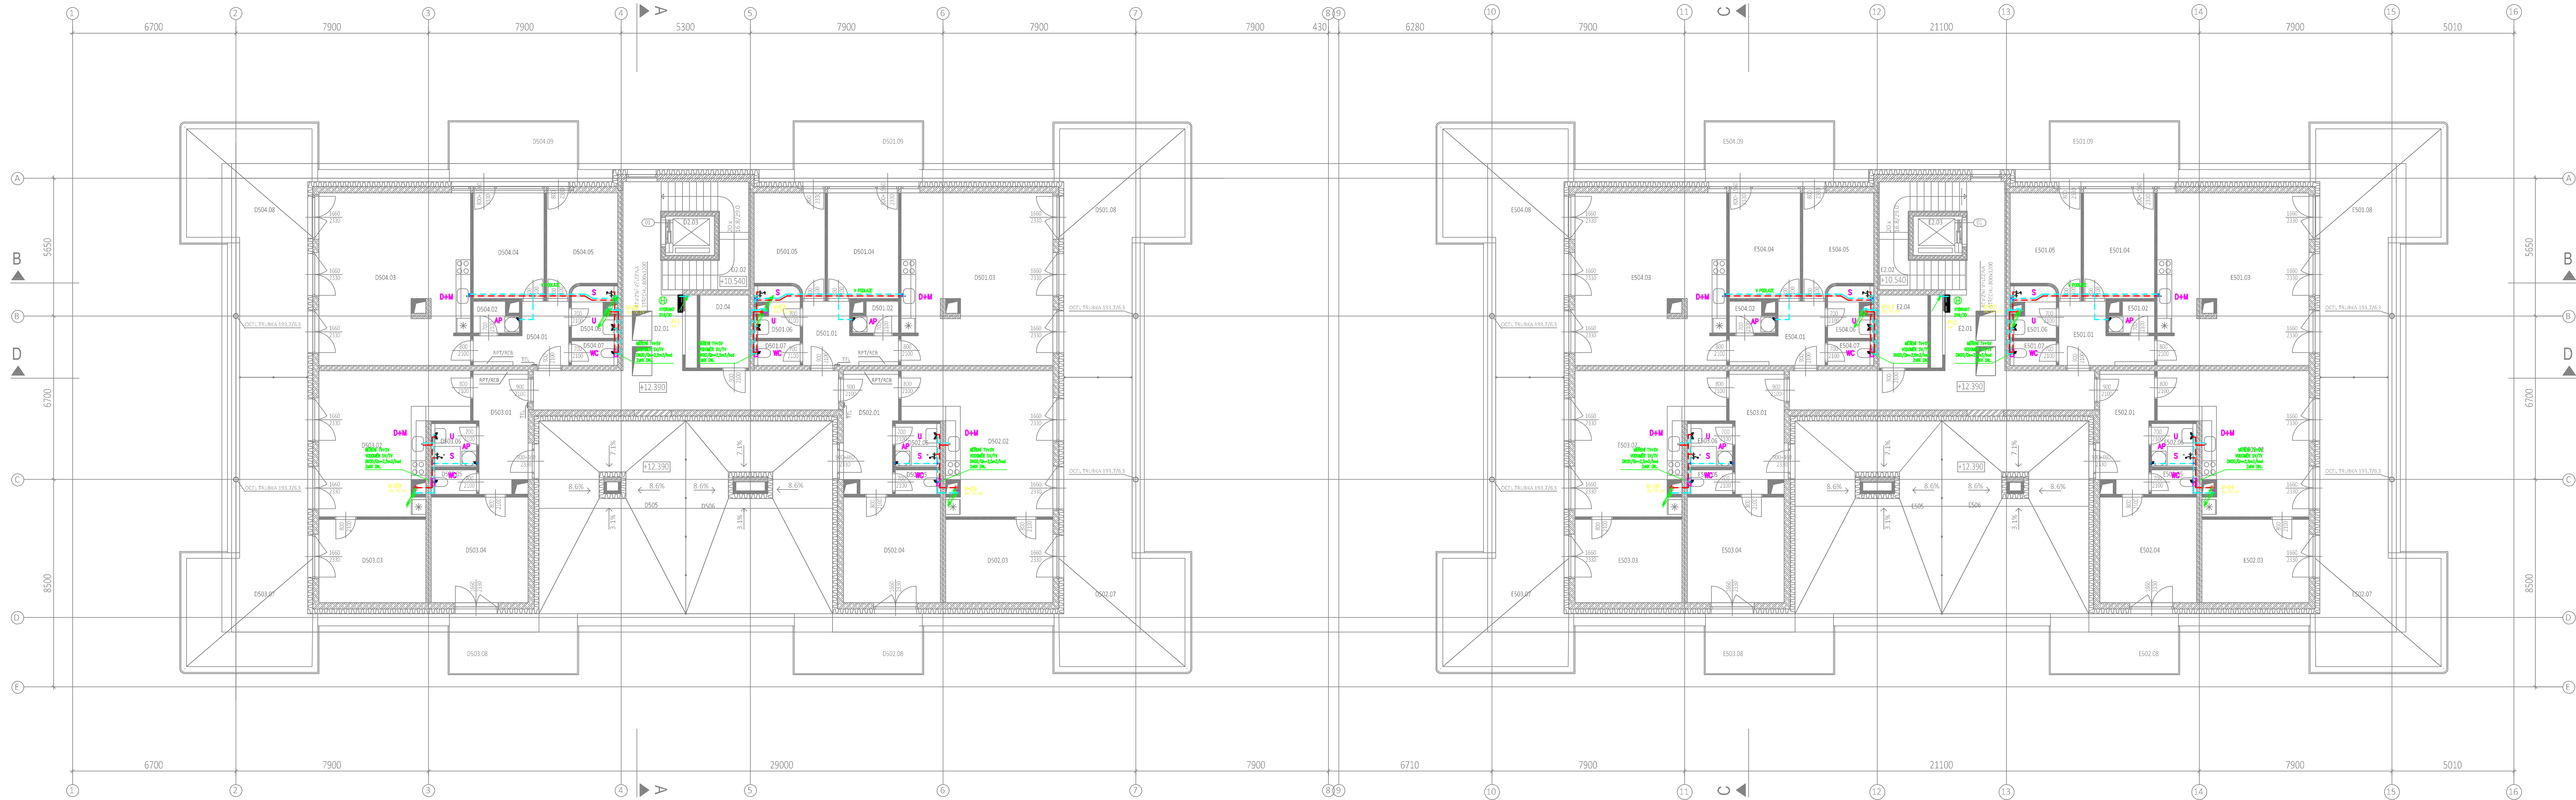

- LEGENDA:
- MATERIÁL TRUBNICH ROZVODŮ VNITŘNÍHO VODOVODU**
- ROZVODY POŽÁRNÍHO VODOVODU
 - ROZVODY STUDENÉ VODY, LEŽATÉ, STOUPACÍ A BYTOVÉ ROZVODY
 - ROZVODY VODY PRO WC, LEŽATÉ, STOUPACÍ A BYTOVÉ ROZVODY
 - ROZVODY TEPLÉ VODY, LEŽATÉ POTRUBÍ V PP, STOUPACÍ ROZVODY
 - ROZVODY TEPLÉ VODY, BYTOVÉ ROZVODY
 - ROZVODY CÍRKULACE TEPLÉ VODY, LEŽATÉ POTRUBÍ V PP, STOUPACÍ ROZVODY
 - VODOVODNÍ PŘÍPOJKA, VEDENÁ V ZEMI
 - TOPNÝ KABEL, OCHRANA POTRUBÍ PROTI ZAMRZNUTÍ

±0.000 = 355.960 m. n. m. (Bpv)

název stavby: BD Rychnov nad Kněžnou, domy D + E		autorizační razítko:	
umístění stavby: k. ú. Rychnov nad Kněžnou, Javornická 516 01			
generální architekt: Zumr architekti s.r.o., atelier@zumrarch.cz, +420 602 285 557	projektant: Tomáš Koder Části: Třída Přelouč 1971, Písek, 397 01 +420 779 599 414 tkoder@comum.cz		

investor: Rychnovská realitní s.r.o., Lukavice 81, Lukavice 516 03	generální architekt: Zumr architekti s.r.o.	datum: 01/2025	počet formátů: -
stupeň: DŠP	projektant části: Tomáš Koder	č. revize: 0	číslo paré: -
objekt: SO 01 - BYTOVÝ DŮM	zodpovědný projektant: Tomáš Koder	měřítko: 1:100	
část PD: ZDRAVOTNĚTECHNICKÉ INSTALACE	vypracoval: -	č. výkresu: 17	
název přílohy: PŮDORYS 5.NP, ČÁST VODOVOD			